

例	
給水管	硬質強化ビニール管
排水管	硬質強化ビニール管
給水管	排水トラップ
排水管	排水トラップ

機	数	量	記	号
給水管	1	1	C-110	
排水管	1	1	7.1-2.15L 3002	
排水管	1	1	L-60 N	
排水管	1	1	N&B 1700×550×810	
排水管	1	1	(H 金)	
排水管	1	1	K-114	

道路境界線

砂利敷

上式(バウラー) (H=7.15m)
H=7.15m
H=7.15m
H=7.15m

止水栓
(別添)
C.B. @ 100 仕掛機

道路境界線

道路境界線

柱 @ 2.180

道路境界線

柱 @ 2.180

柱 @ 2.180

700

上式(バウラー) (H=7.15m)
H=7.15m
H=7.15m
H=7.15m




上式(バウラー) (H=7.15m)
H=7.15m
H=7.15m
H=7.15m

300

A-A 部分 断面 1/30

B-B 部分 断面 1/30

土木附圖

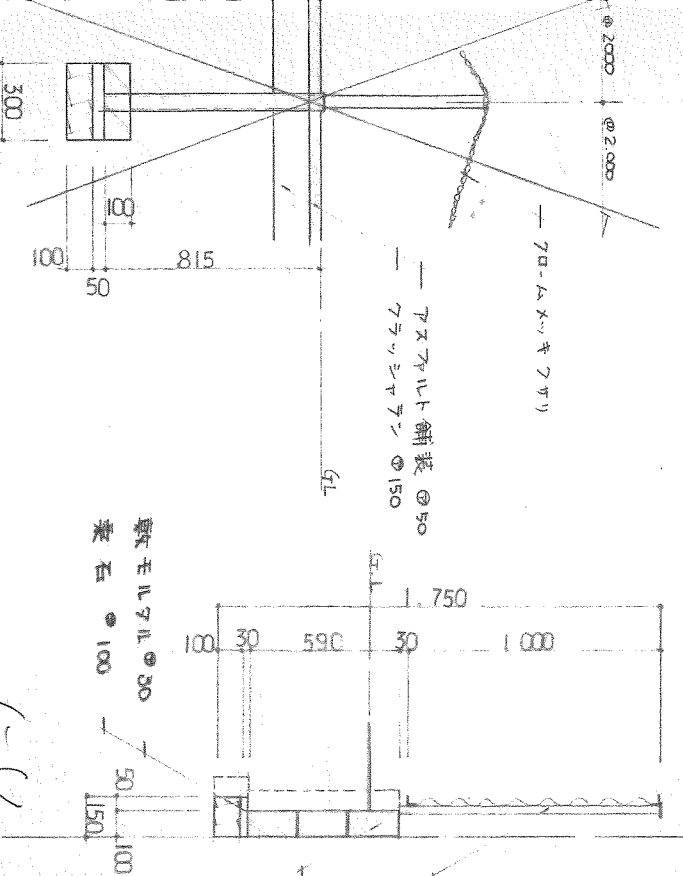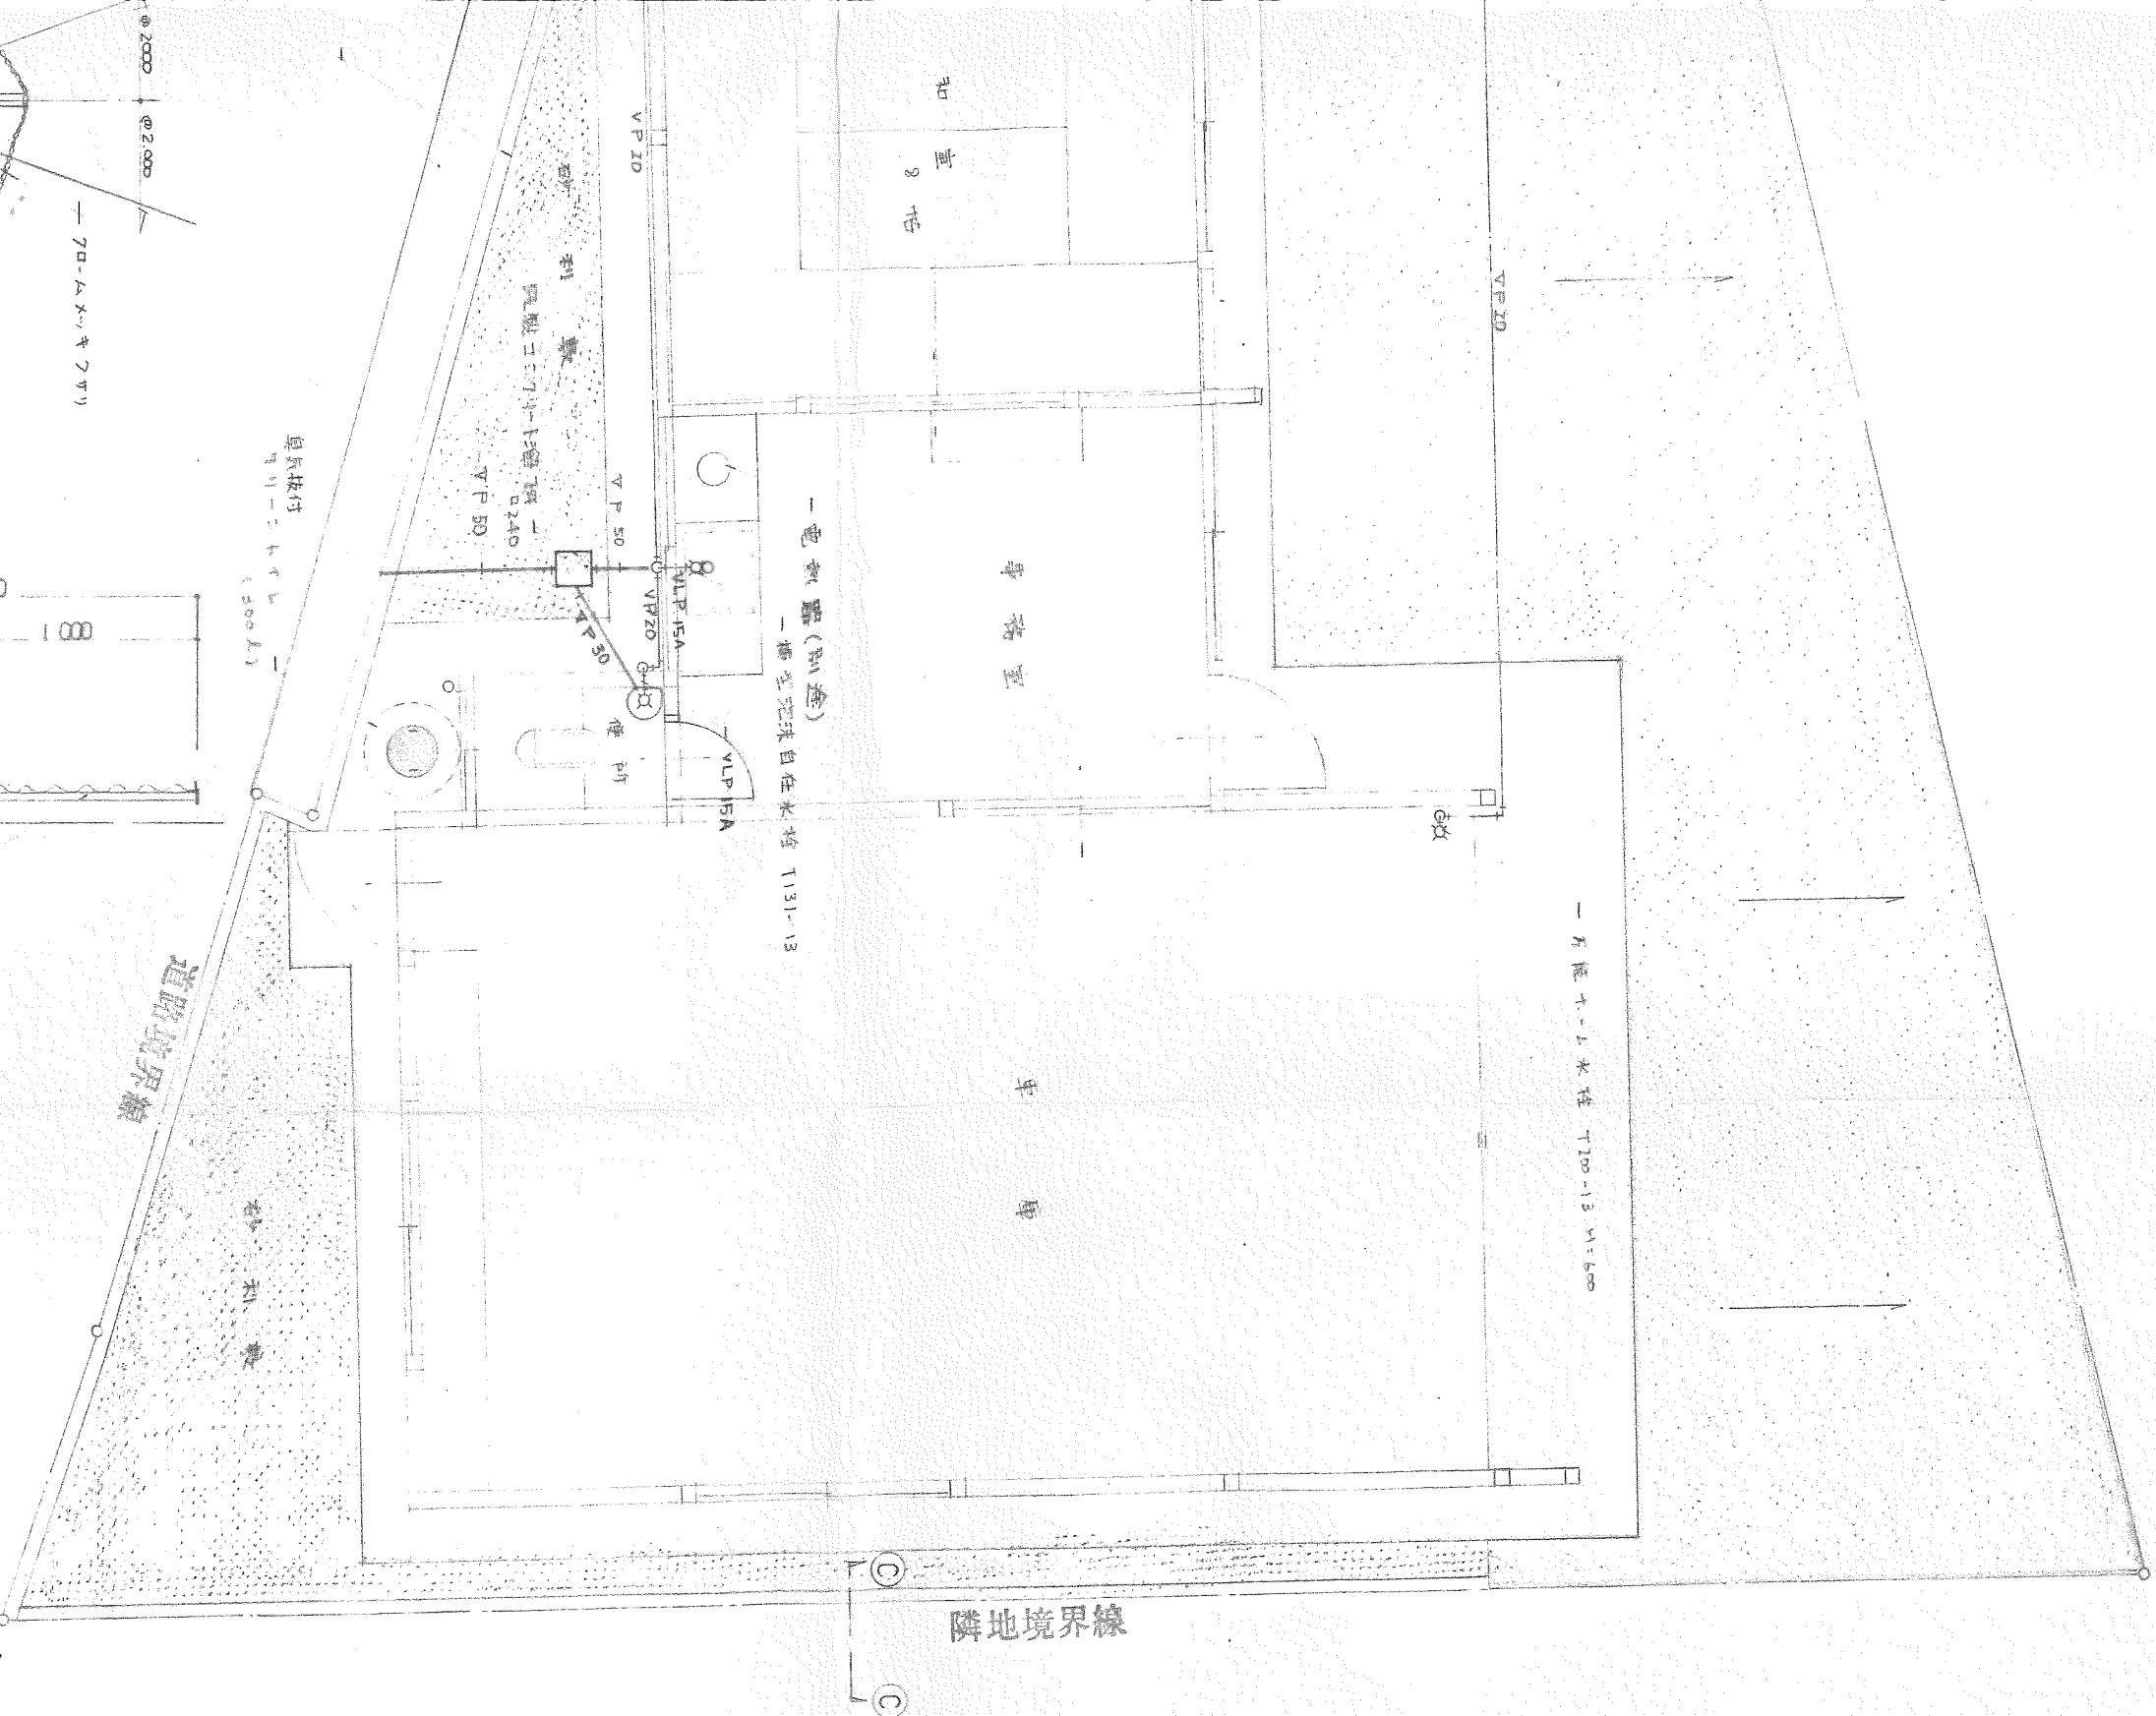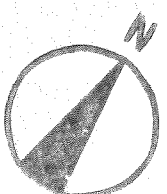

①-① 断面図 1/30

S. 55. 7. 30. (水) 設計変更図 (外欄)

工事名	広川町消防団第三分団詰所新築工事	図面番号	第 8
図面名	給排水衛生図・外構図	縮尺	1/50 1/30
株式会社	國武建築設計事務所	設計	構造
1級建築士第44479号	國武操	製図	
		年月日	55. 4. 23