


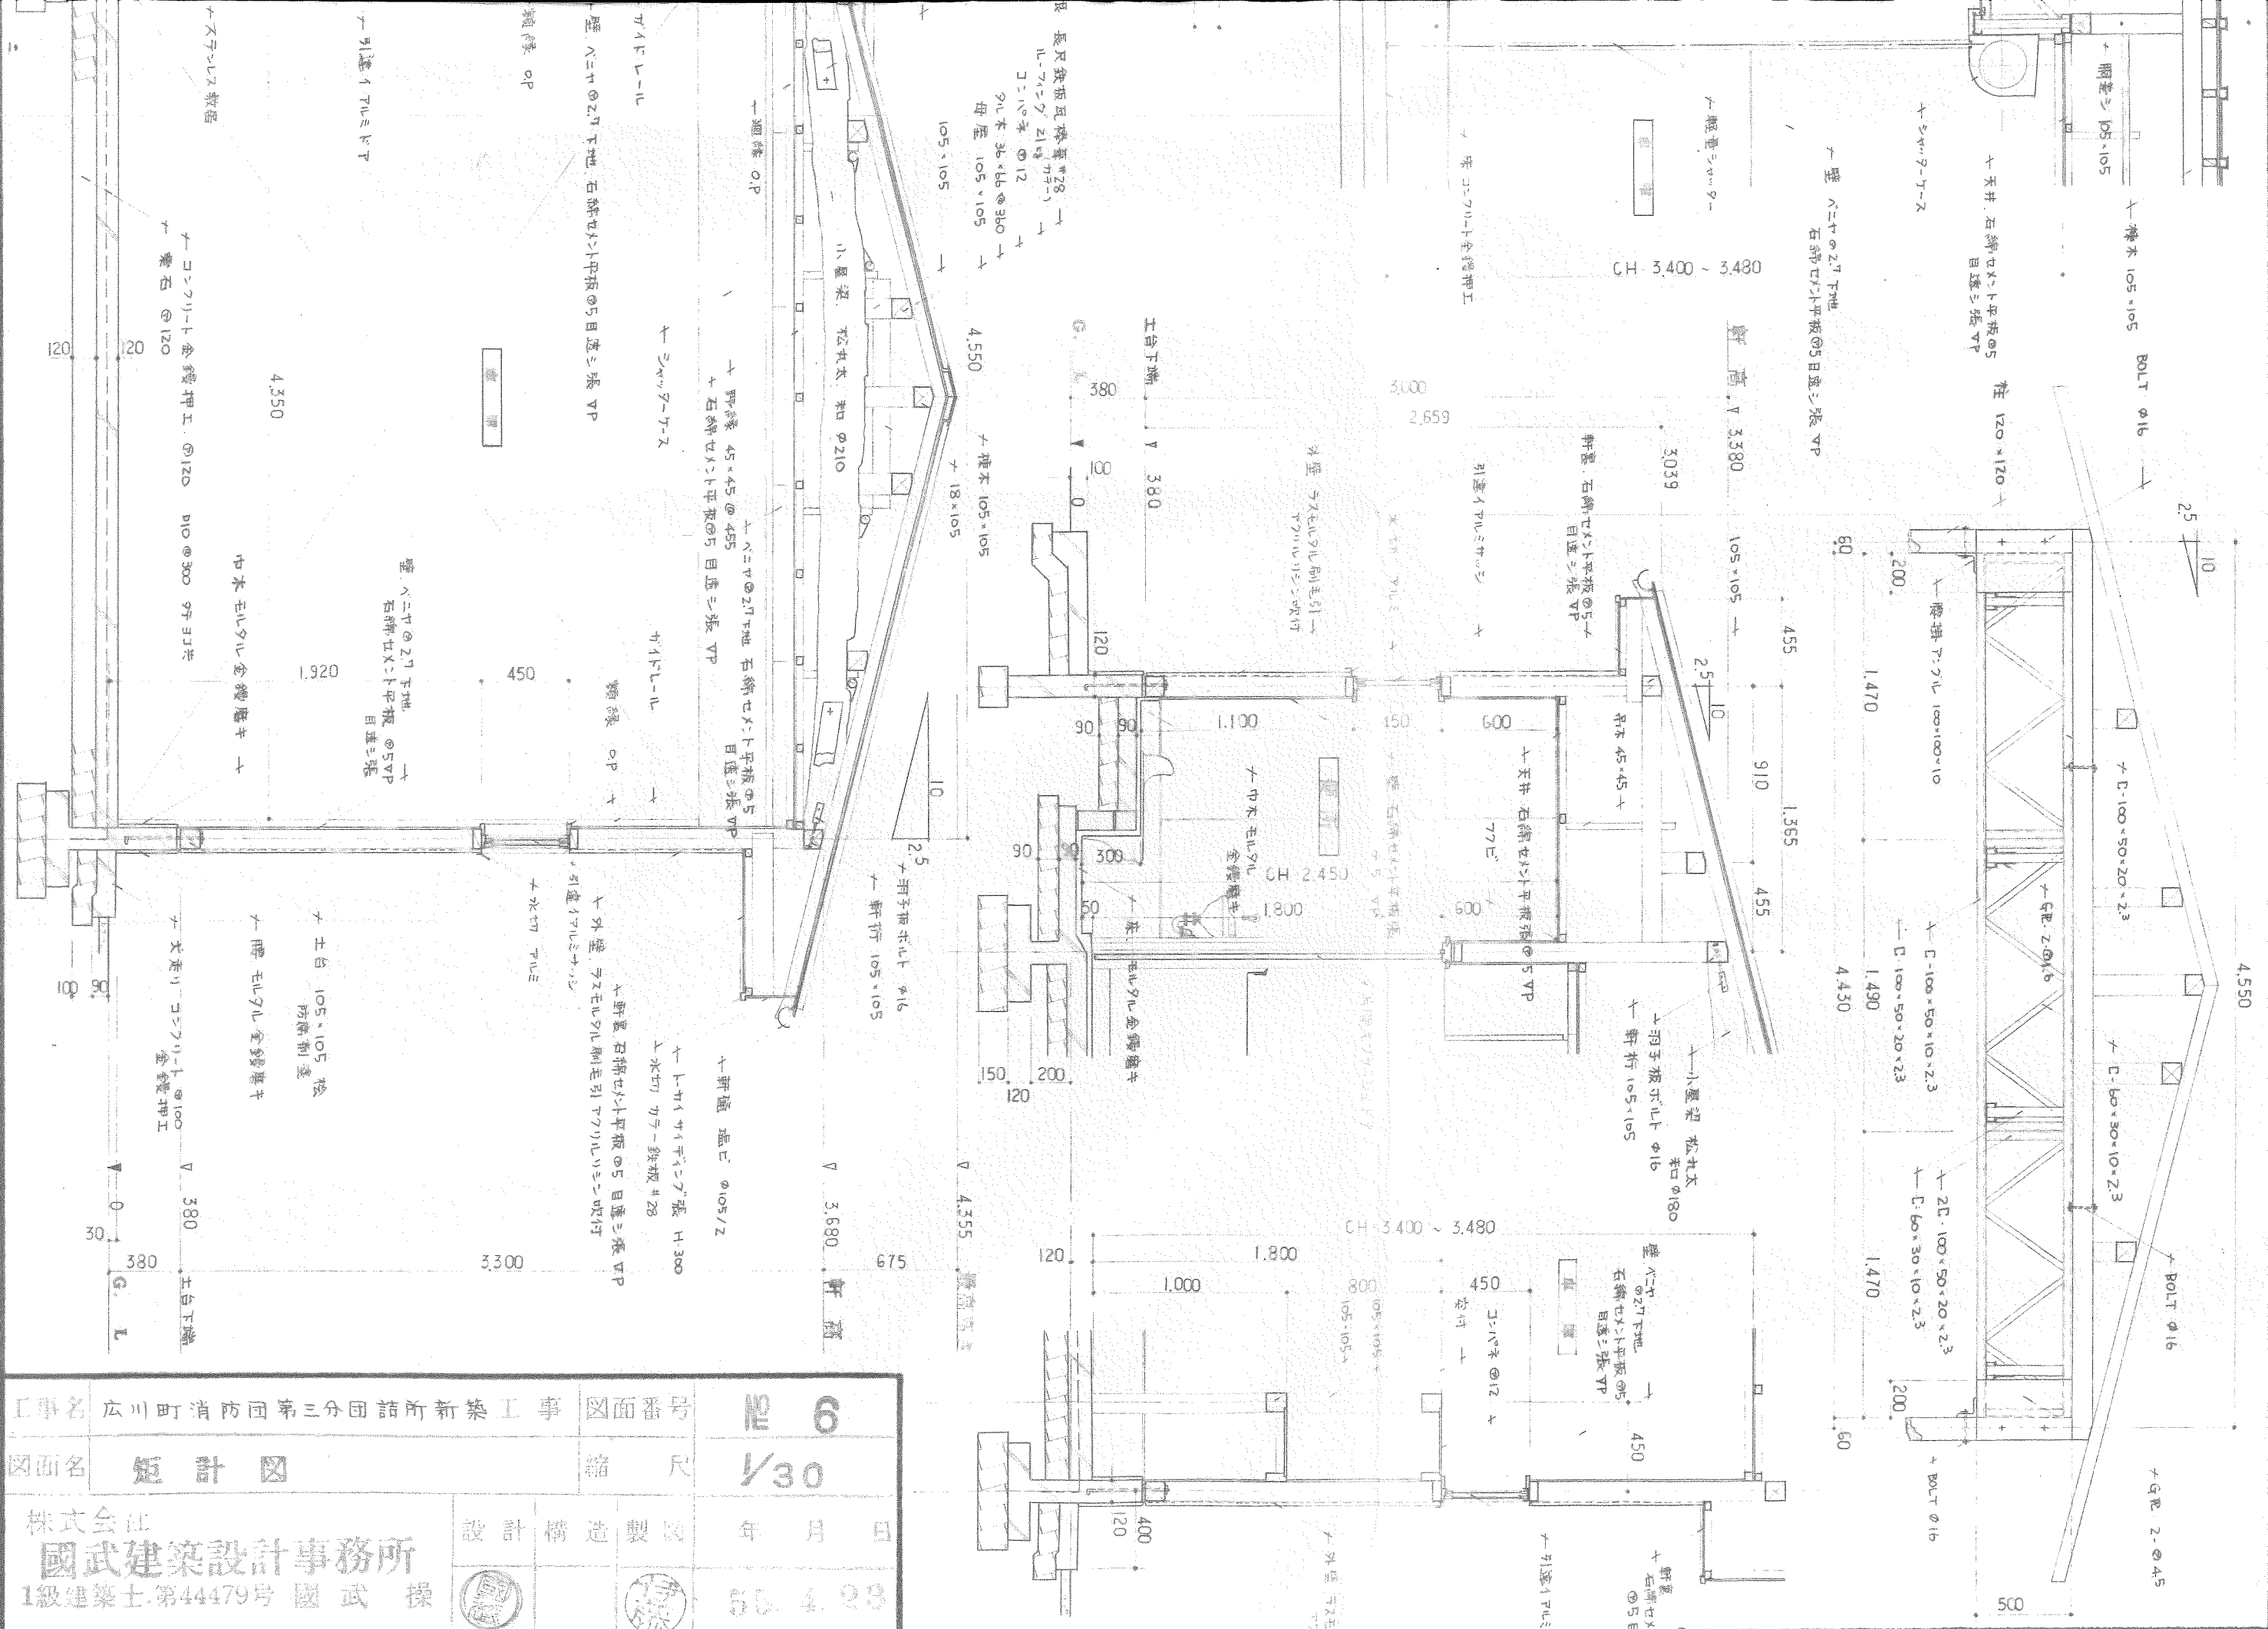

工事名	広川町消防団第三分団詰所新築工事	図面番号	№ 6
図面名	短計図	縮尺	1/30
株式会社 國武建築設計事務所	設計 構造 製図	年月日	55. 4. 23
1級建築士 第44479号 國武 操			